



FOTO 1 - AREA DI INTERVENTO




FOTO 2 - AREA DI INTERVENTO

Planimetria di progetto




PARTICOLARE VASCA PLATEA COLATICCI PREFABBRICATA

Scala 1:25

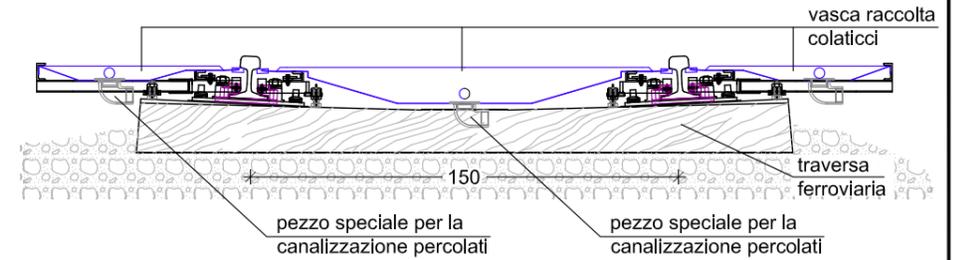


POZZETTO DI DIRAMAZIONE

Scala 1:50

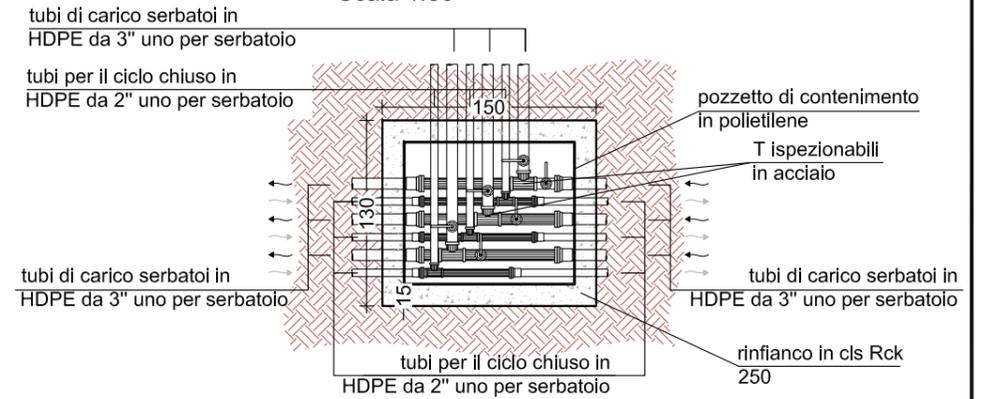


POZZETTO DI DISTRIBUZIONE

Scala 1:50

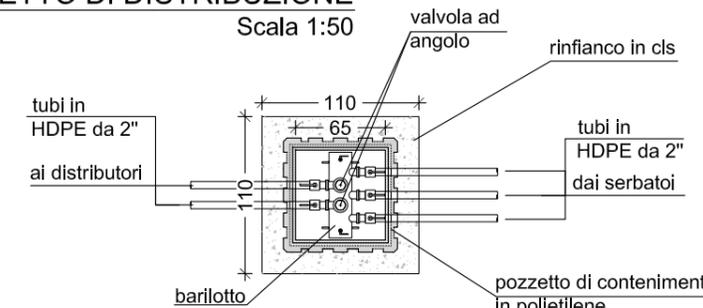


CARICO DECENTRATO

Scala 1:50

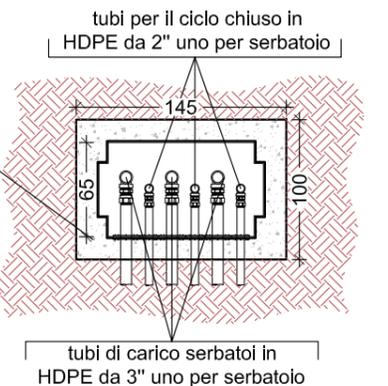

SEZIONE A-A

Scala 1:50

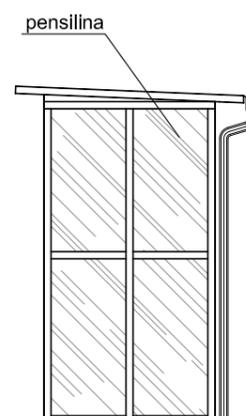


Dettaglio canale di drenaggio

Scala 1:20



LEGENDA			
	Condotta di carico serbatoi gasolio da autobotte e/o ferrocisterna		Impianto di messa a terra con dispersori e corda di rame nudo da 50 mmq
	Condotta di adduzione dai serbatoi gasolio ai distributori		Pozzetto impianto di messa a terra
	Condotta di carico serbatoi olio e di adduzione		Pozzetto impianto linea dati
	Predisposizione impianto per collegamenti telematici e/o altro		Pozzetto di diramazione
	Imp. elet. di colleg. tra il Q.E.G. esistente ed il sottoquadro posto controllo		Pozzetto di distribuzione
	Condotta metano esistente interrata per riscald. acqua di lavaggio dei sottocassa		Pozzetto impianto elettrico
			Platee di raccolta colaticci
			Grigliato alveolare in pannelli modulari tipo carrabile

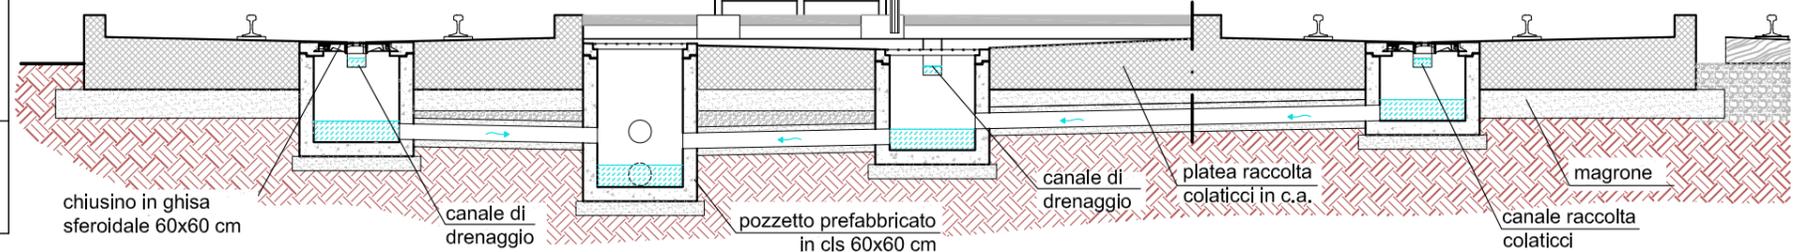

Direzione Operazioni Tecniche - Impianti Industriali  
via Spartaco Lavagnini, 58 - 50127 FIRENZE

REALIZZAZIONE DI UN IMPIANTO DI DISTRIBUZIONE GASOLIO E OLII LUBRIFICANTI PER IL RIFORMIMENTO DEI LOCOMOTORI PRESSO L'OFFICINA MANUTENZIONE LOCOMOTIVE DI CATANZARO LIDO

PROGETTO ESECUTIVO

DATA	2009	DENOMINAZIONE	PLANIMETRIA DI PROGETTO E PARTICOLARI COSTRUTTIVI
SCHEDA	1/3		



Ing. Francesco FASCI'  
Ing. Domenico LICORDARI